
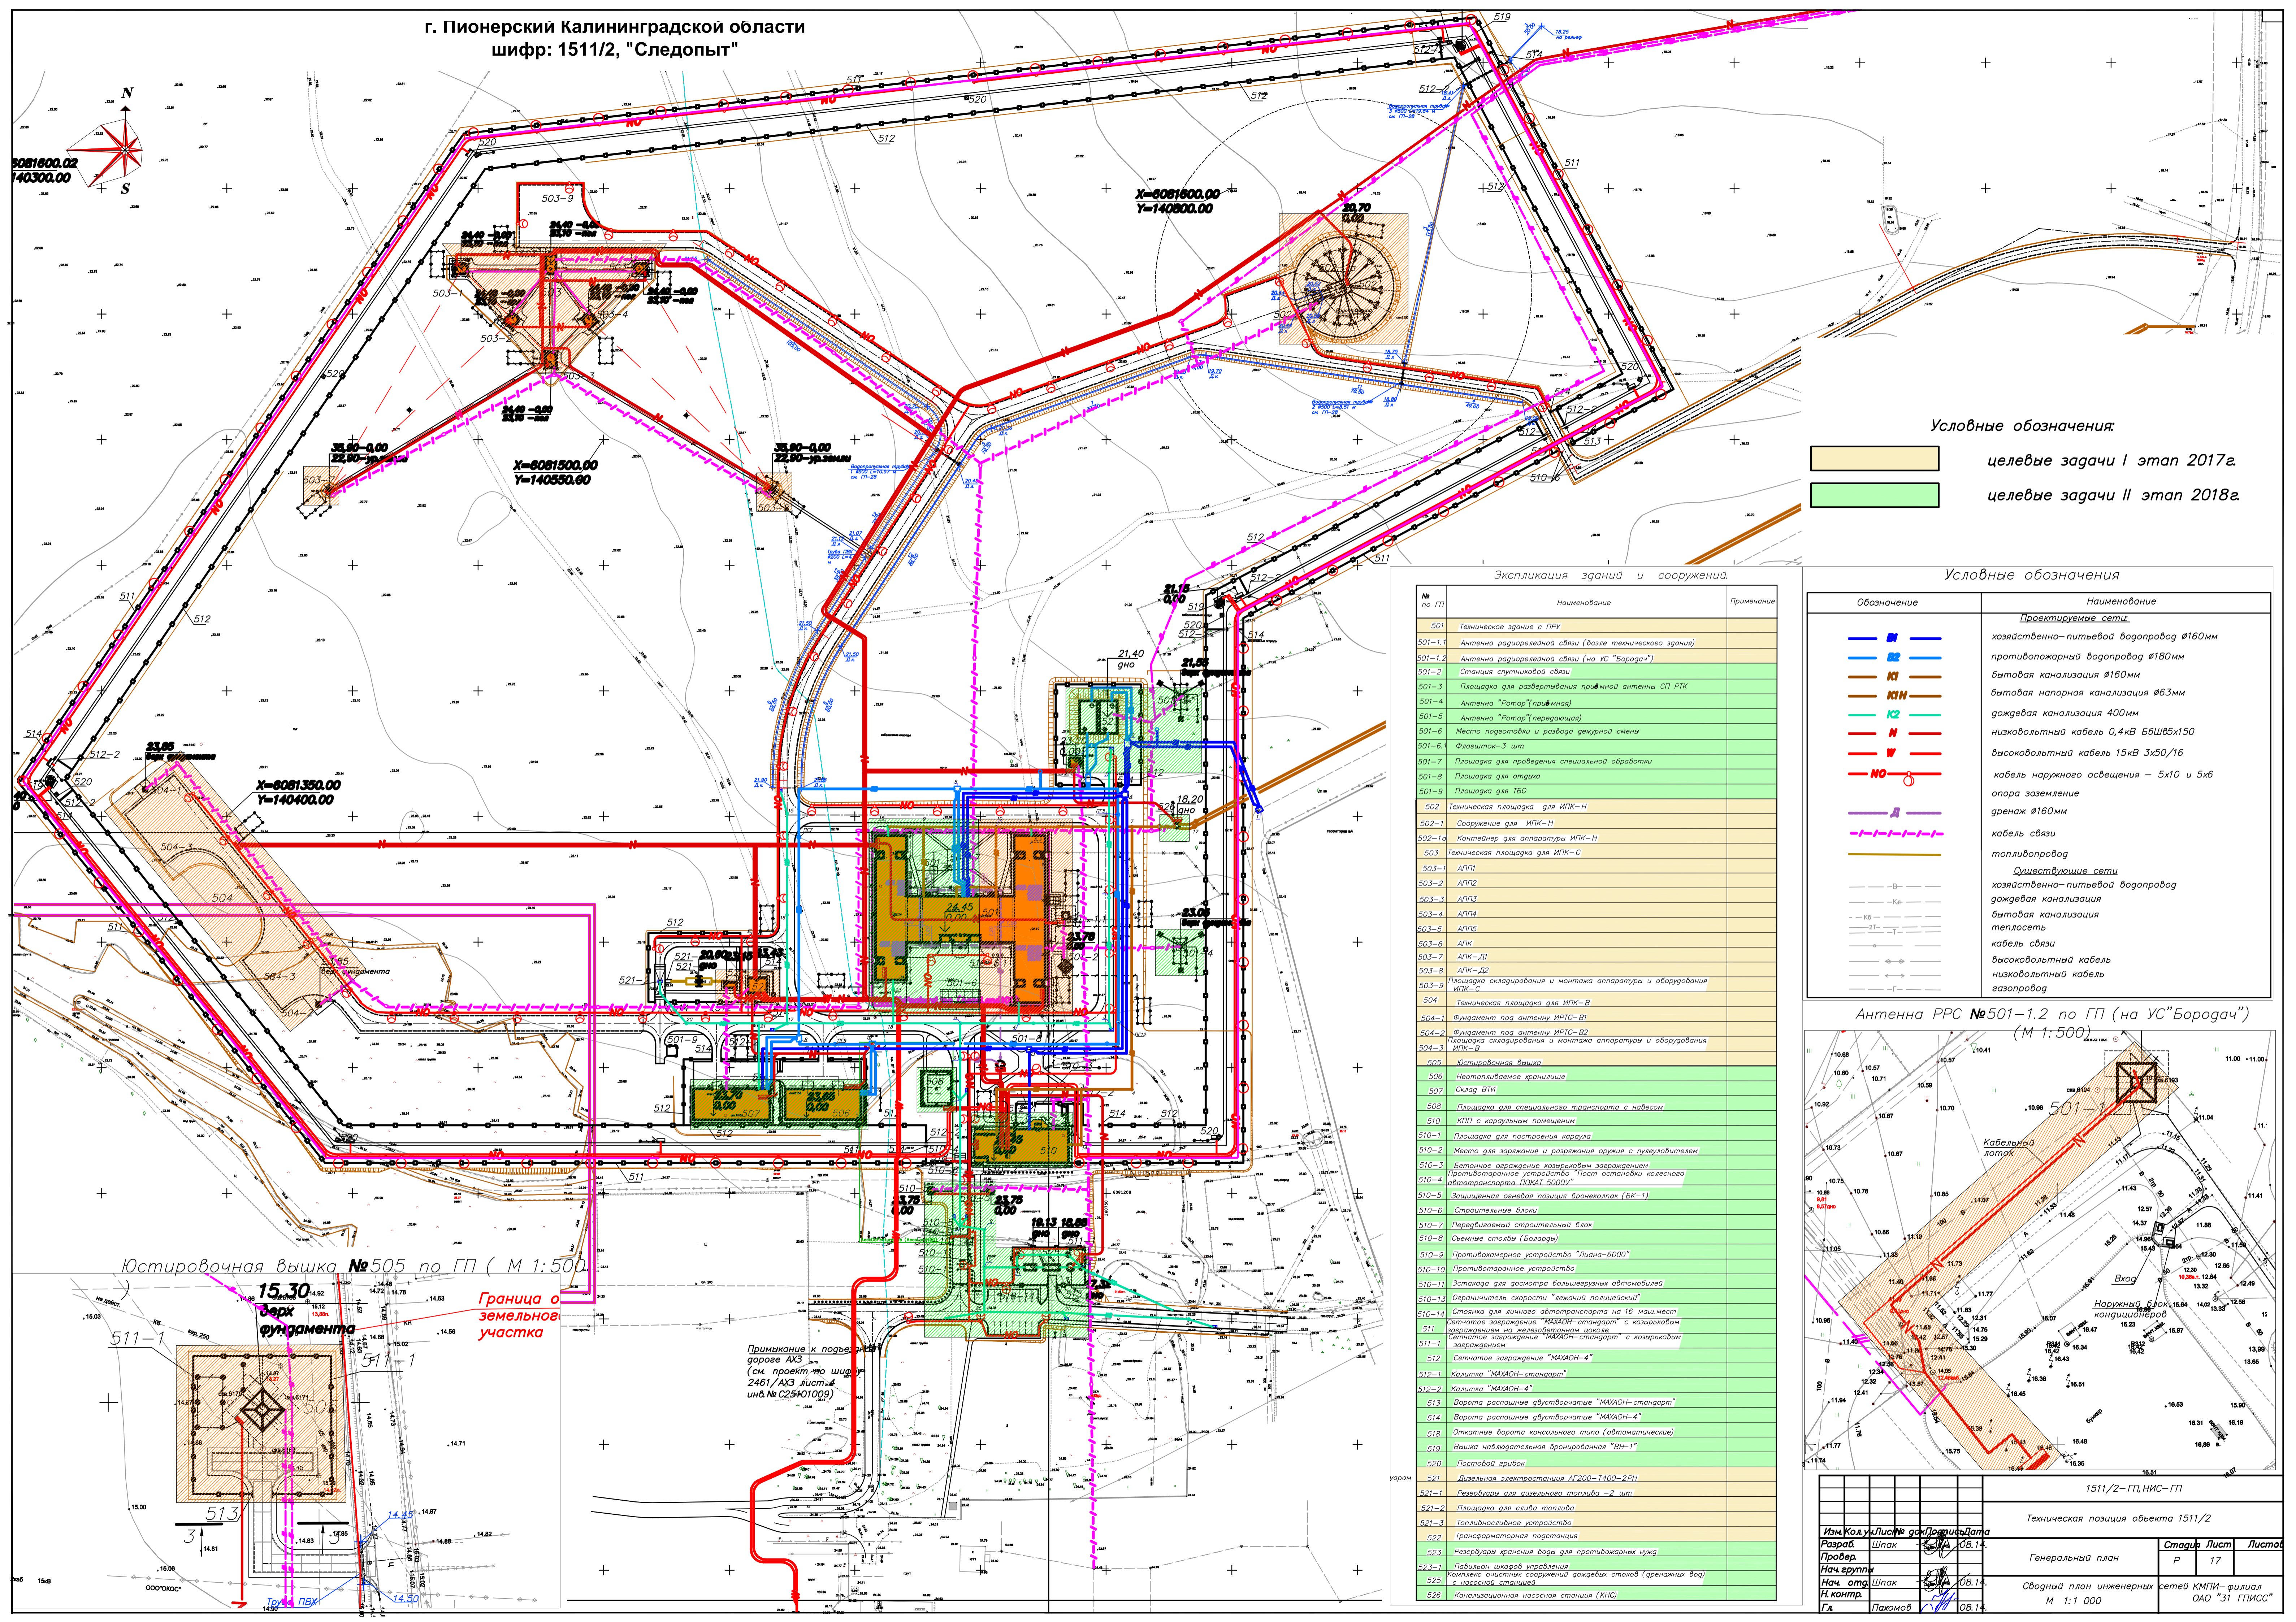


г. Пионерский Калининградской области
шифр: 1511/2, "Следопыт"

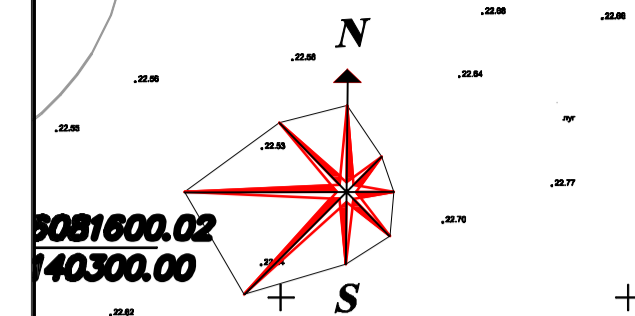

Условные обозначения:
 целевые задачи I этап 2017г.
 целевые задачи II этап 2018г.


Экспликация зданий и сооружений.

№ по ГП	Наименование	Применение
501	Техническое здание с ПРУ	
501-1.1	Антенна радиорелейной связи (возле технического здания)	
501-1.2	Антенна радиорелейной связи (на УС "Бородачи")	
501-2	Станция спутникового связи	
501-3	Площадка для развертывания приемной антенны СП РТК	
501-4	Антенна "Ротор" (приемная)	
501-5	Антенна "Ротор" (передающая)	
501-6	Место подготовки и разбора дежурной смены	
501-6.1	Флашток-3 шт.	
501-7	Площадка для проведения специальной обработки	
501-8	Площадка для отгрузки	
501-9	Площадка для ТБО	
502	Техническая площадка для ИТК-Н	
502-1	Сооружение для ИТК-Н	
502-1а	Контейнер для аппаратуры ИТК-Н	
503	Техническая площадка для ИТК-С	
503-1	АПП1	
503-2	АПП2	
503-3	АПП3	
503-4	АПП4	
503-5	АПП5	
503-6	АПК	
503-7	АПК-Д1	
503-8	АПК-Д2	
503-9	Площадка складирования и монтажа аппаратуры и оборудования ИТК-С	
504	Техническая площадка для ИТК-В	
504-1	Фундамент под антенну ИРТС-В1	
504-2	Фундамент под антенну ИРТС-В2	
504-3	Площадка складирования и монтажа аппаратуры и оборудования ИТК-В	
505	Пластиковая вахша	
506	Неотопляемое хранилище	
507	Склад ВТИ	
508	Площадка для специального транспорта с небесом	
510	КПП с караульным помещением	
510-1	Площадка для построения караула	
510-2	Место для зарядки и разряжения оружия с пультупроводителем	
510-3	Бетонное ограждение козырьковым заграждением	
510-4	Противотаранное устройство "Пост остановки колесного транспорта ПУКАТ-5000"	
510-5	Защищенная асфальтовая площадка бронеколеса (БК-1)	
510-6	Строительные блоки	
510-7	Передвижной строительный блок	
510-8	Сменные столбы (Боларды)	
510-9	Противоканонерное устройство "Лиана-6000"	
510-10	Противотаранное устройство	
510-11	Эстакада для осмотра большегрузных автомобилей	
510-13	Сварочный станок "Лежачий полицейский"	
510-14	Станция для личного автотранспорта на 16 машиномест	
511	Сетчатое заграждение "МАХОН-стандарт" с козырьковым заграждением на железобетонном шпале	
511-1	Сетчатое заграждение "МАХОН-стандарт" с козырьковым заграждением	
512	Сетчатое заграждение "МАХОН-4"	
512-1	Калитка "МАХОН-стандарт"	
512-2	Калитка "МАХОН-4"	
513	Варота распашные двусторонние "МАХОН-стандарт"	
514	Варота распашные двусторонние "МАХОН-4"	
518	Откатные варота консольного типа (автоматические)	
519	Вышка наблюдательная бронированная "ВН-1"	
520	Пастовой врыбок	
521	Линейная электростанция АГ 200-1400-2РН	
521-1	Резервуары для дизельного топлива - 2 шт.	
521-2	Площадка для слива топлива	
521-3	Топливоснабжающее устройство	
522	Трансформаторная подстанция	
523	Резервуары хранения воды для противопожарной нужды	
523-1	Павильон шкафов управления	
525	Комплекс очистных сооружений дождевых стоков (зрелищных вод) с насосной станцией	
526	Канализационная насосная станция (КНС)	


Условные обозначения

Обозначение	Наименование
Проектируемые сети	
	хозяйственно-питьевая водопровод Ø160мм
	противопожарный водопровод Ø180мм
	бытовая канализация Ø160мм
	бытовая напорная канализация Ø63мм
	дождевая канализация 400мм
	низковольтный кабель 0,4кВ ББШБ5х150
	высоковольтный кабель 15кВ 3х50/16
	кабель наружного освещения - 5х10 и 5х6
	опора заземление
	дренаж Ø160мм
	кабель связи
	топливопровод
Существующие сети	
	хозяйственно-питьевая водопровод
	дождевая канализация
	бытовая канализация
	теплосеть
	кабель связи
	высоковольтный кабель
	низковольтный кабель
	газопровод

Антенна РРС №501-1.2 по ГП (на УС "Бородачи") (М 1:500)

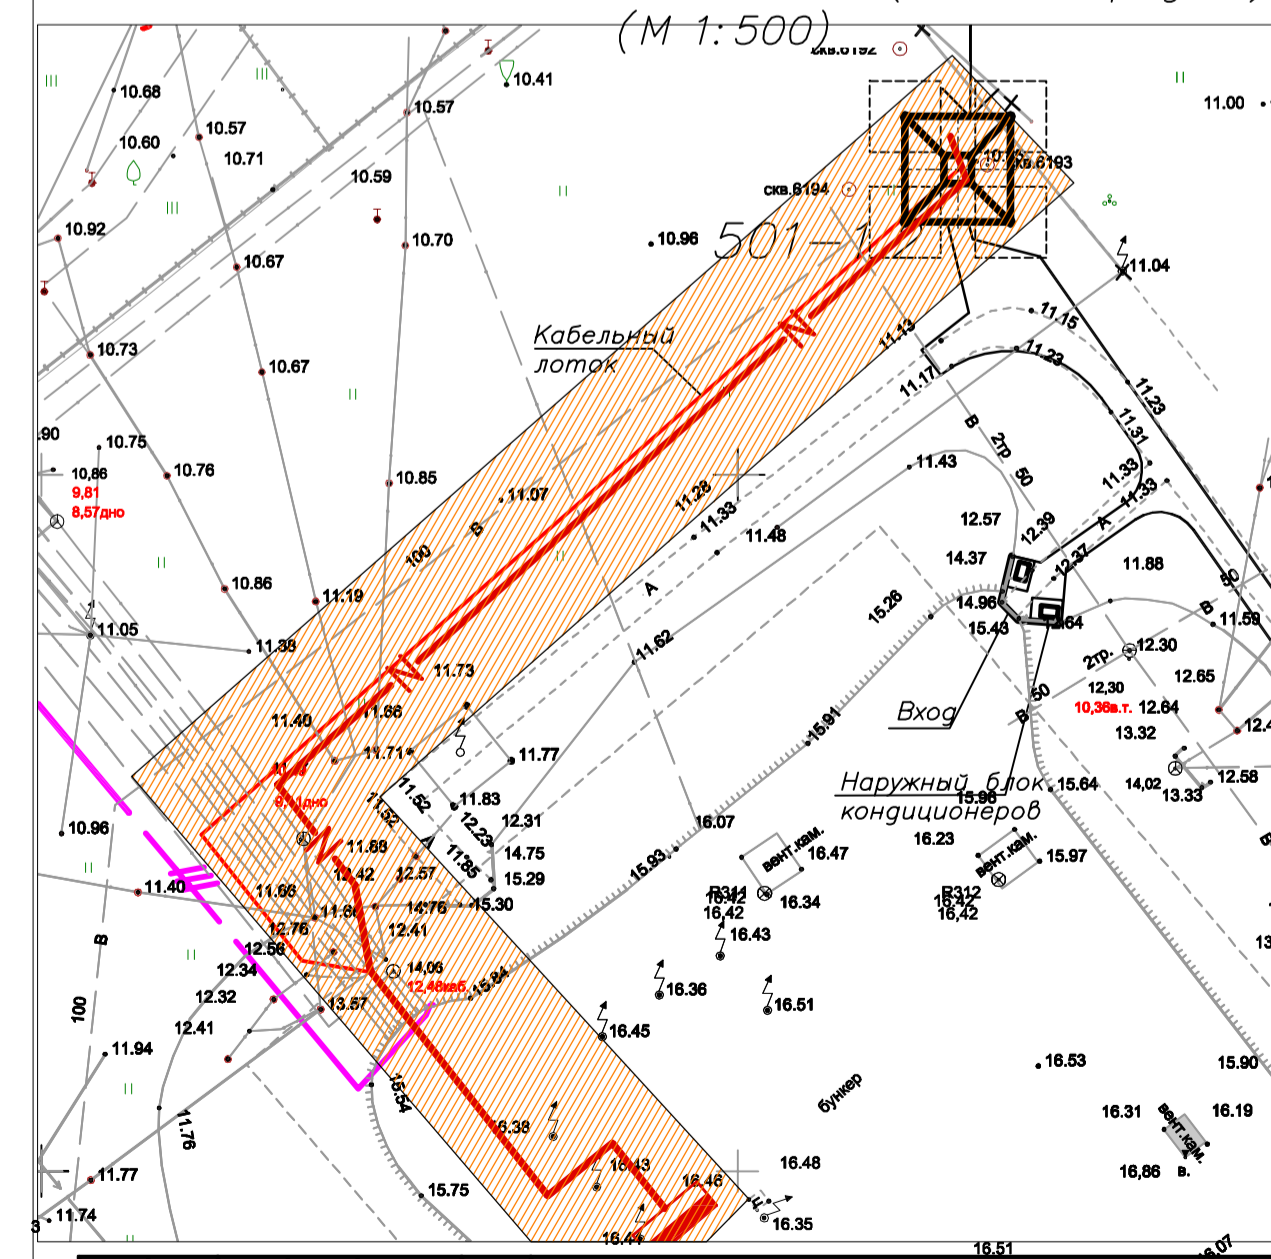

Юстировочная вышка №505 по ГП (М 1:500)

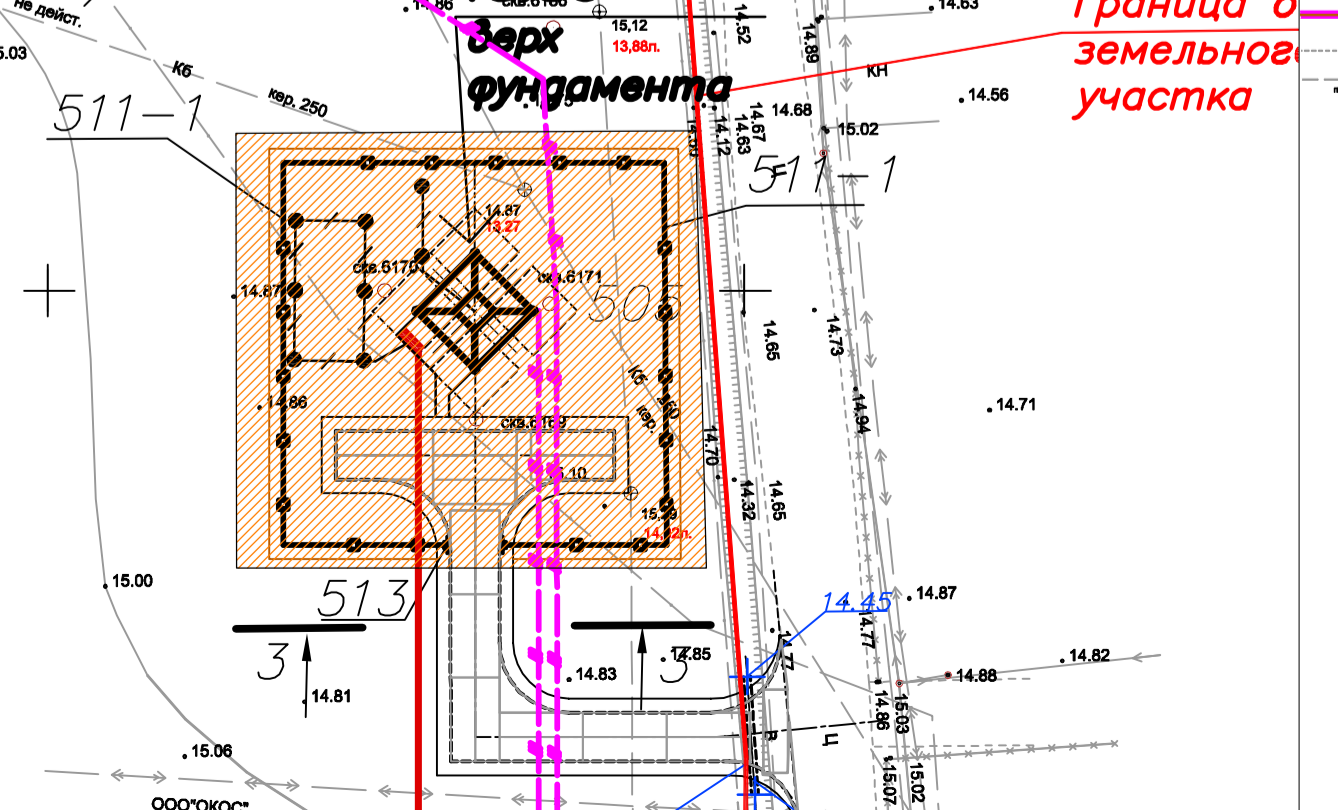

Примыкание к дороге АХЗ (см. проект по шифру 2461/АХЗ лист. инв. № С25401009)

1511/2-ГП, НИС-ГП		Техническая позиция объекта 1511/2	
Изм. Кол. уст. лист. док. лист. дата	Разраб. Шпак	Стадия	Лист Листов
Провер. Шпак	08.17	Генеральный план	Р 17
Нач. ввр. Шпак	08.17	Сводный план инженерных сетей КМПИ-филиал ОАО "31 ГПИСС"	
Н.контр. Шпак	08.17	М 1:1 000	
Г.д. Пахомов	08.17		